

PLANTA PRIMERA

SUPERFÍCIES PLANTA 1	
LOCAL	m ²
DORMITORS	229,58
ESCALA	9,37
ASCENSOR	3,93
PASSADISSOS	44,40
OFFICE	5,68
SORTIDA D'EMERGENCIA	3,87
ESCALA D'EMERGENCIA	12,88
SUPERFÍCIE O.TIL. TOTAL	309,69


SUPERFÍCIES PLANTA 2	
LOCAL	m ²
DORMITORS	148,46
ESCALA	9,37
ASCENSOR	3,93
PASSADISSOS	25,80
OFFICE	6,67
SORTIDA D'EMERGENCIA	3,63
ESCALA D'EMERGENCIA	12,88
SUPERFÍCIE O.TIL. TOTAL	211,39

DETALL SUPERFÍCIE DORMITORS PLANTA 1							
No	EXCEDE	SALA	ARMARI	DORMI	TOTAL	ACCES BANY	TOTAL
101	5,07	—	0,98	18,75	25,80	1,50	34,24
102	—	11,40	0,55	13,58	25,63	—	32,44
103	—	11,69	0,55	10,16	22,40	—	27,61
104	0,98	6,26	16,97	18,24	42,47	1,50	46,32
105	—	30,30	—	18,69	49,00	—	50,50
106	1,44	—	1,38	18,69	21,51	1,50	24,62
SUPERFÍCIE TOTAL							229,58


DETALL SUPERFÍCIE DORMITORS PLANTA 2							
No	EXCEDE	SALA	ARMARI	DORMI	TOTAL	ACCES BANY	TOTAL
201	—	—	1,32	21,55	22,87	0,60	31,23
202	—	—	21,84	23,16	45,00	0,65	51,44
203	0,94	—	1,31	13,20	15,45	1,50	22,46
204	0,18	—	1,28	17,07	18,53	1,50	21,21
205	—	—	0,72	11,02	11,74	1,24	18,89
206	0,49	—	0,33	11,13	12,55	1,50	16,21
SUPERFÍCIE TOTAL							148,46

MAQUINARIA		
No	DEINOMINACIÓ	KW
561	QUANTITZADORA HOTEL	37,00
POTÈNCIA TOTAL		37,00

TOTES LES PORTES DE LES HABITACIONS SERAN RF-30

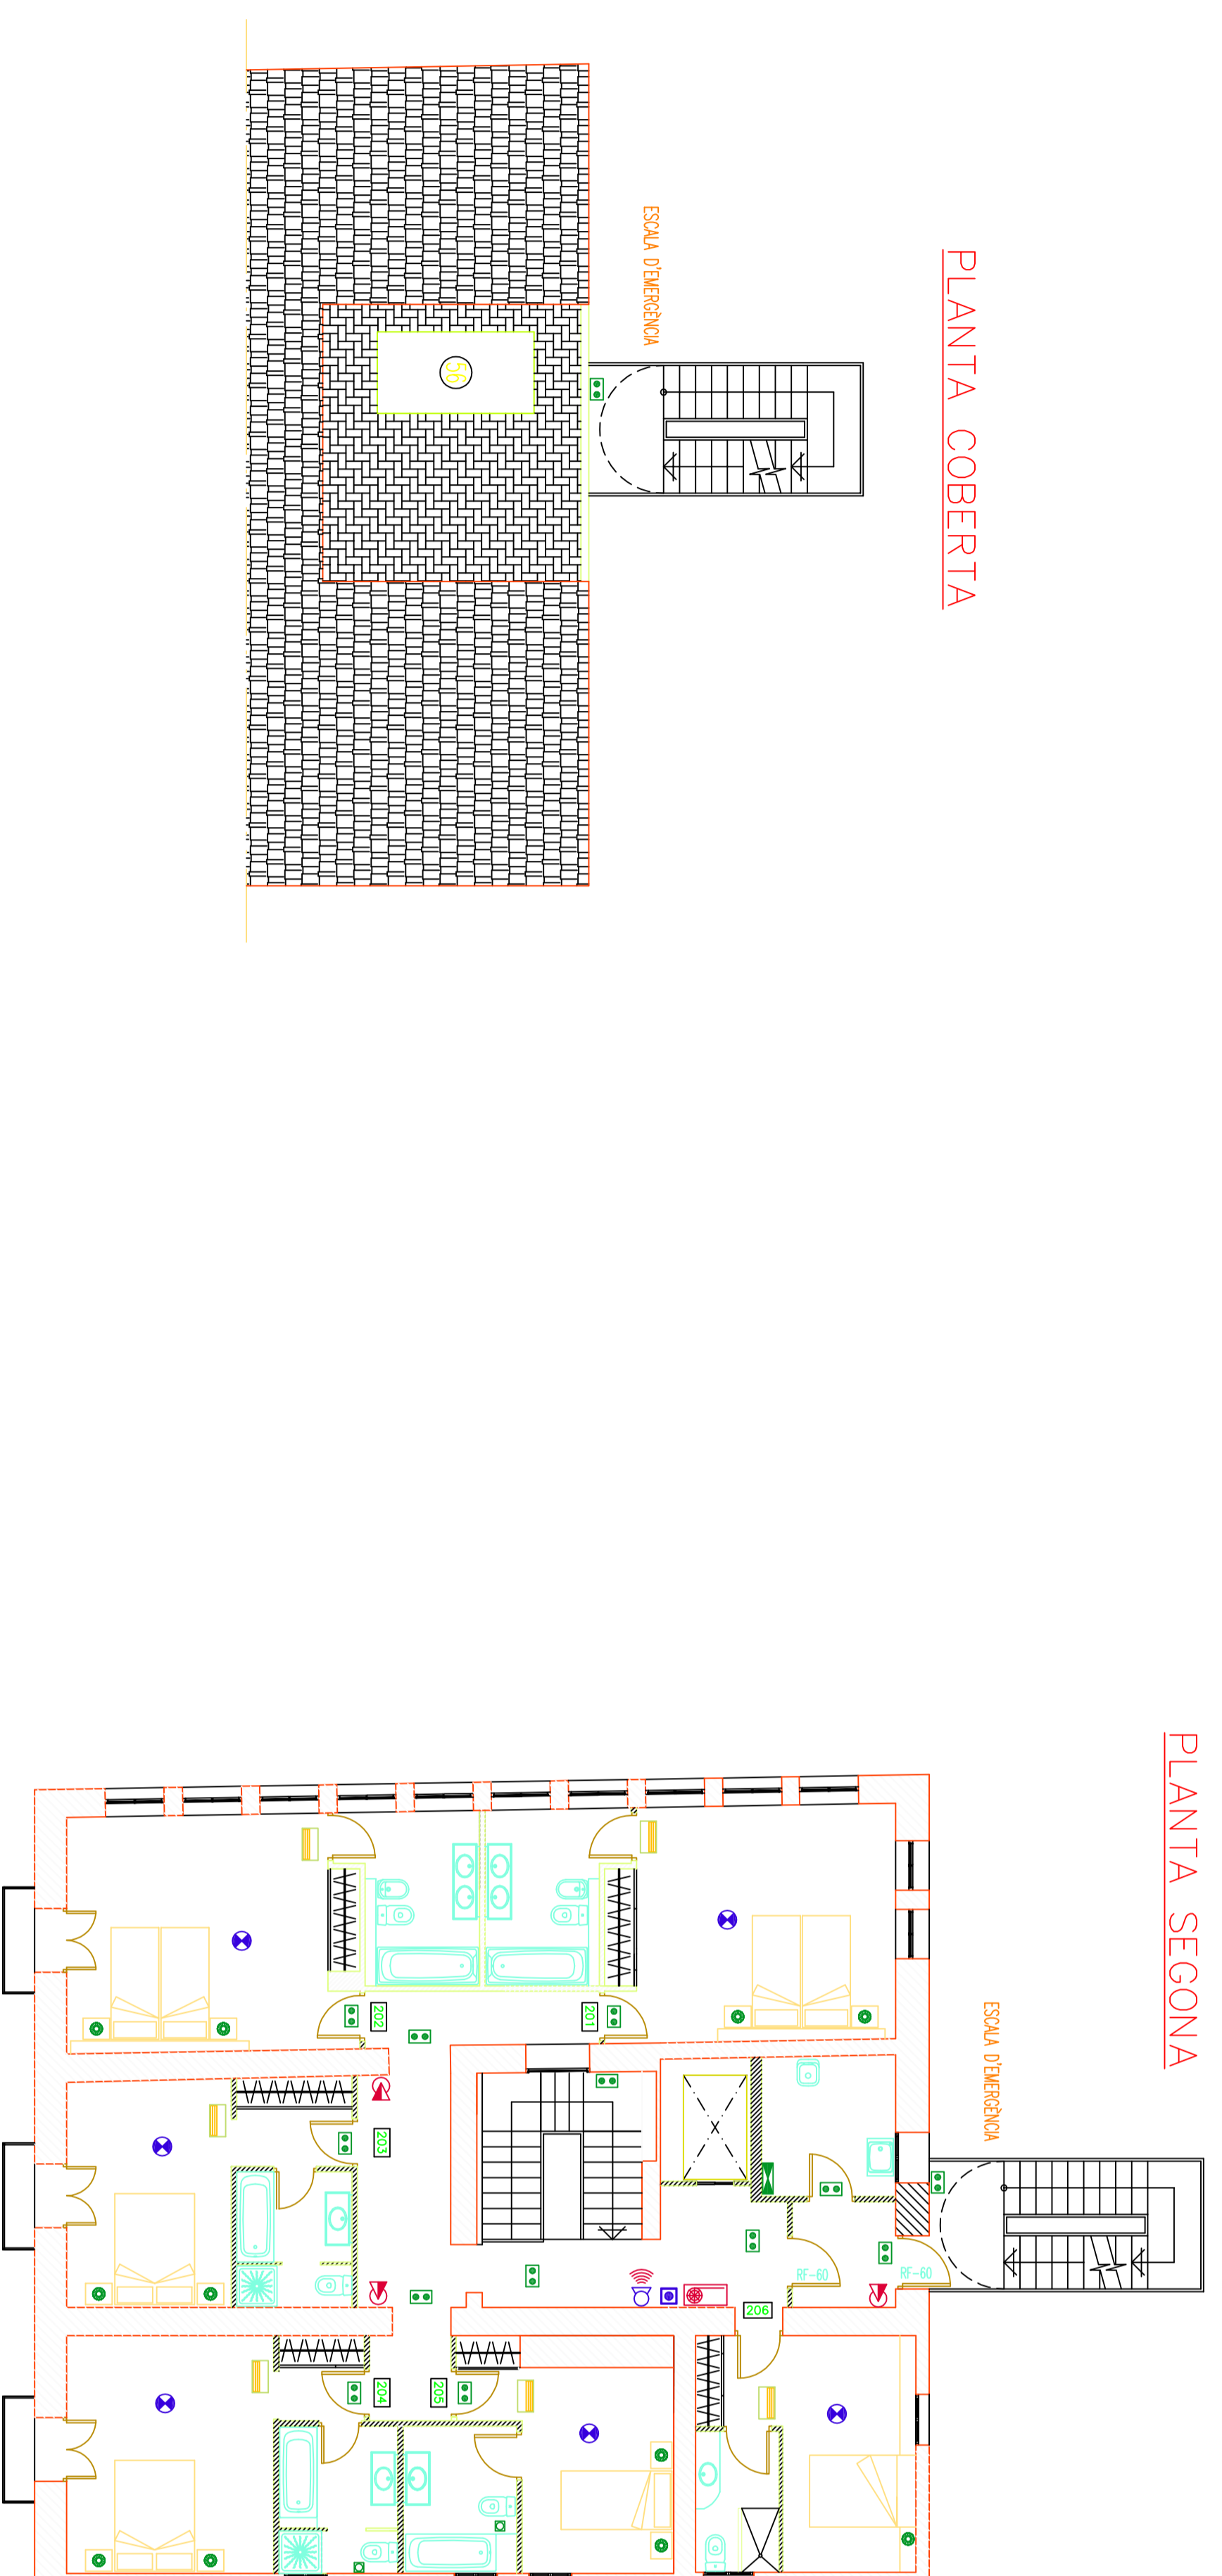

PLANTA SEGONA

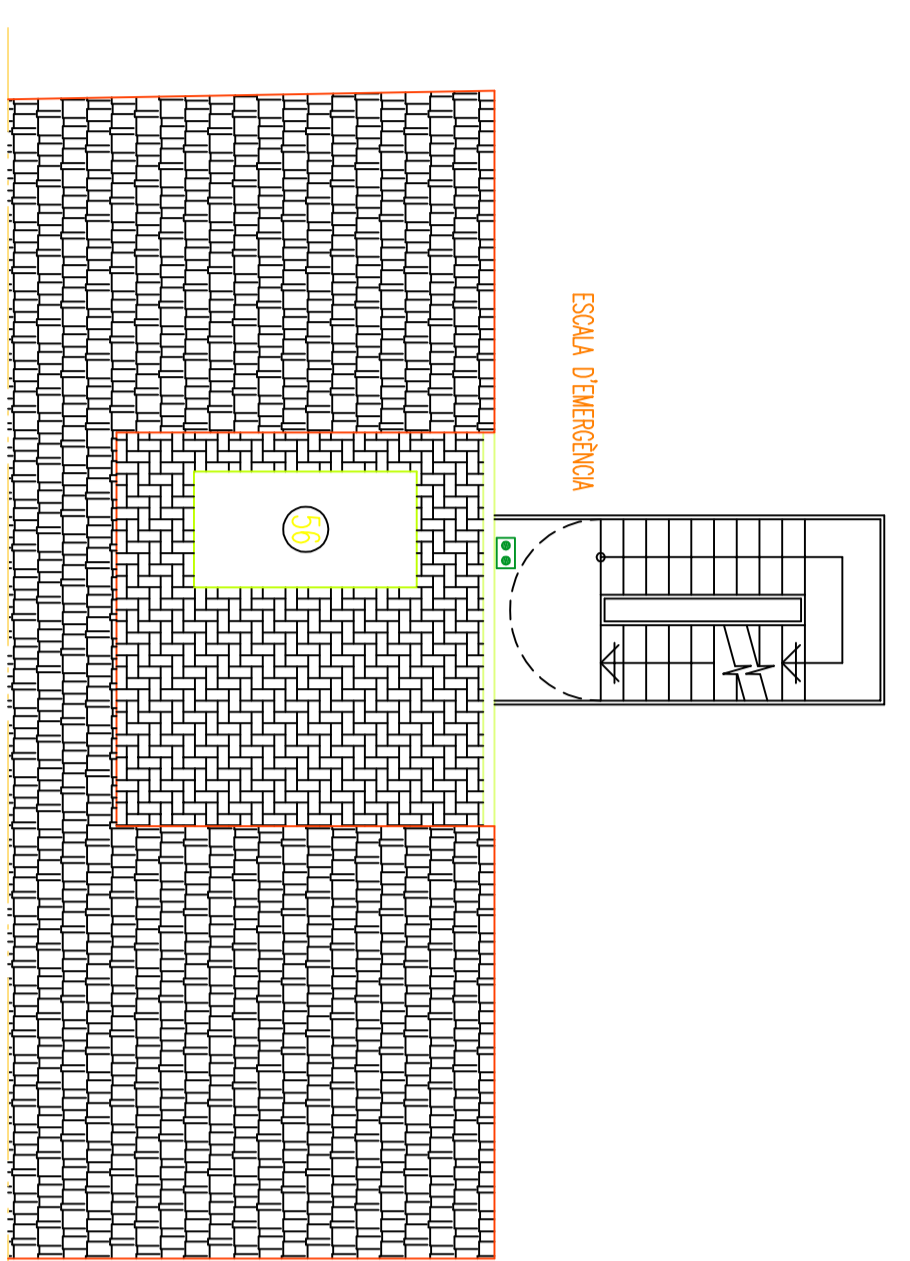

PLANTA COBERTA

- LLUM D'EMERGENCIA
- BIF-25
- EXTINGINTOR DE 6 KG DE POLS
- EXTINGINTOR DE 5 KG DE CO2
- EXTINGINTOR DE 2 KG DE CO2
- POL SAADOR D'ALUMINA
- SENSOR IÒNIC DE FUMS ANALÒGIC
- SENSOR ÒPTIC DE FUMS ANALÒGIC I TÈRMIC
- SENSOR DE TEMPERATURA ANALÒGIC
- ALARMA INTERIOR
- CENTRAL D'INCENDIS
- VENTILACIÓ ZENITAL
- FAN-COIL
- QUADRE ELÈCTRIC

ESCALA 1:100

		TITULAR FUTUR HOTEL SA.		DATA
SITUACIÓ CAMÍ DEL MONTNEGRE 5/VL - SANT CELONI				DESEMBRE DEL 2005
CONTINGUT PLANTA PRIMERA PLANTA SEGONA PLANTA COBERTA		PROJECTE PER SOL LECTUR DE L'LECCIA MUNICIPAL D'UN HOTEL DE 4 ESTRELLES AMB RESTAURANT		
EL Peticionari EL FACULTATIU				EXPEDIENT 01-554
				PLANOL 5