



PIANO INTERRATO

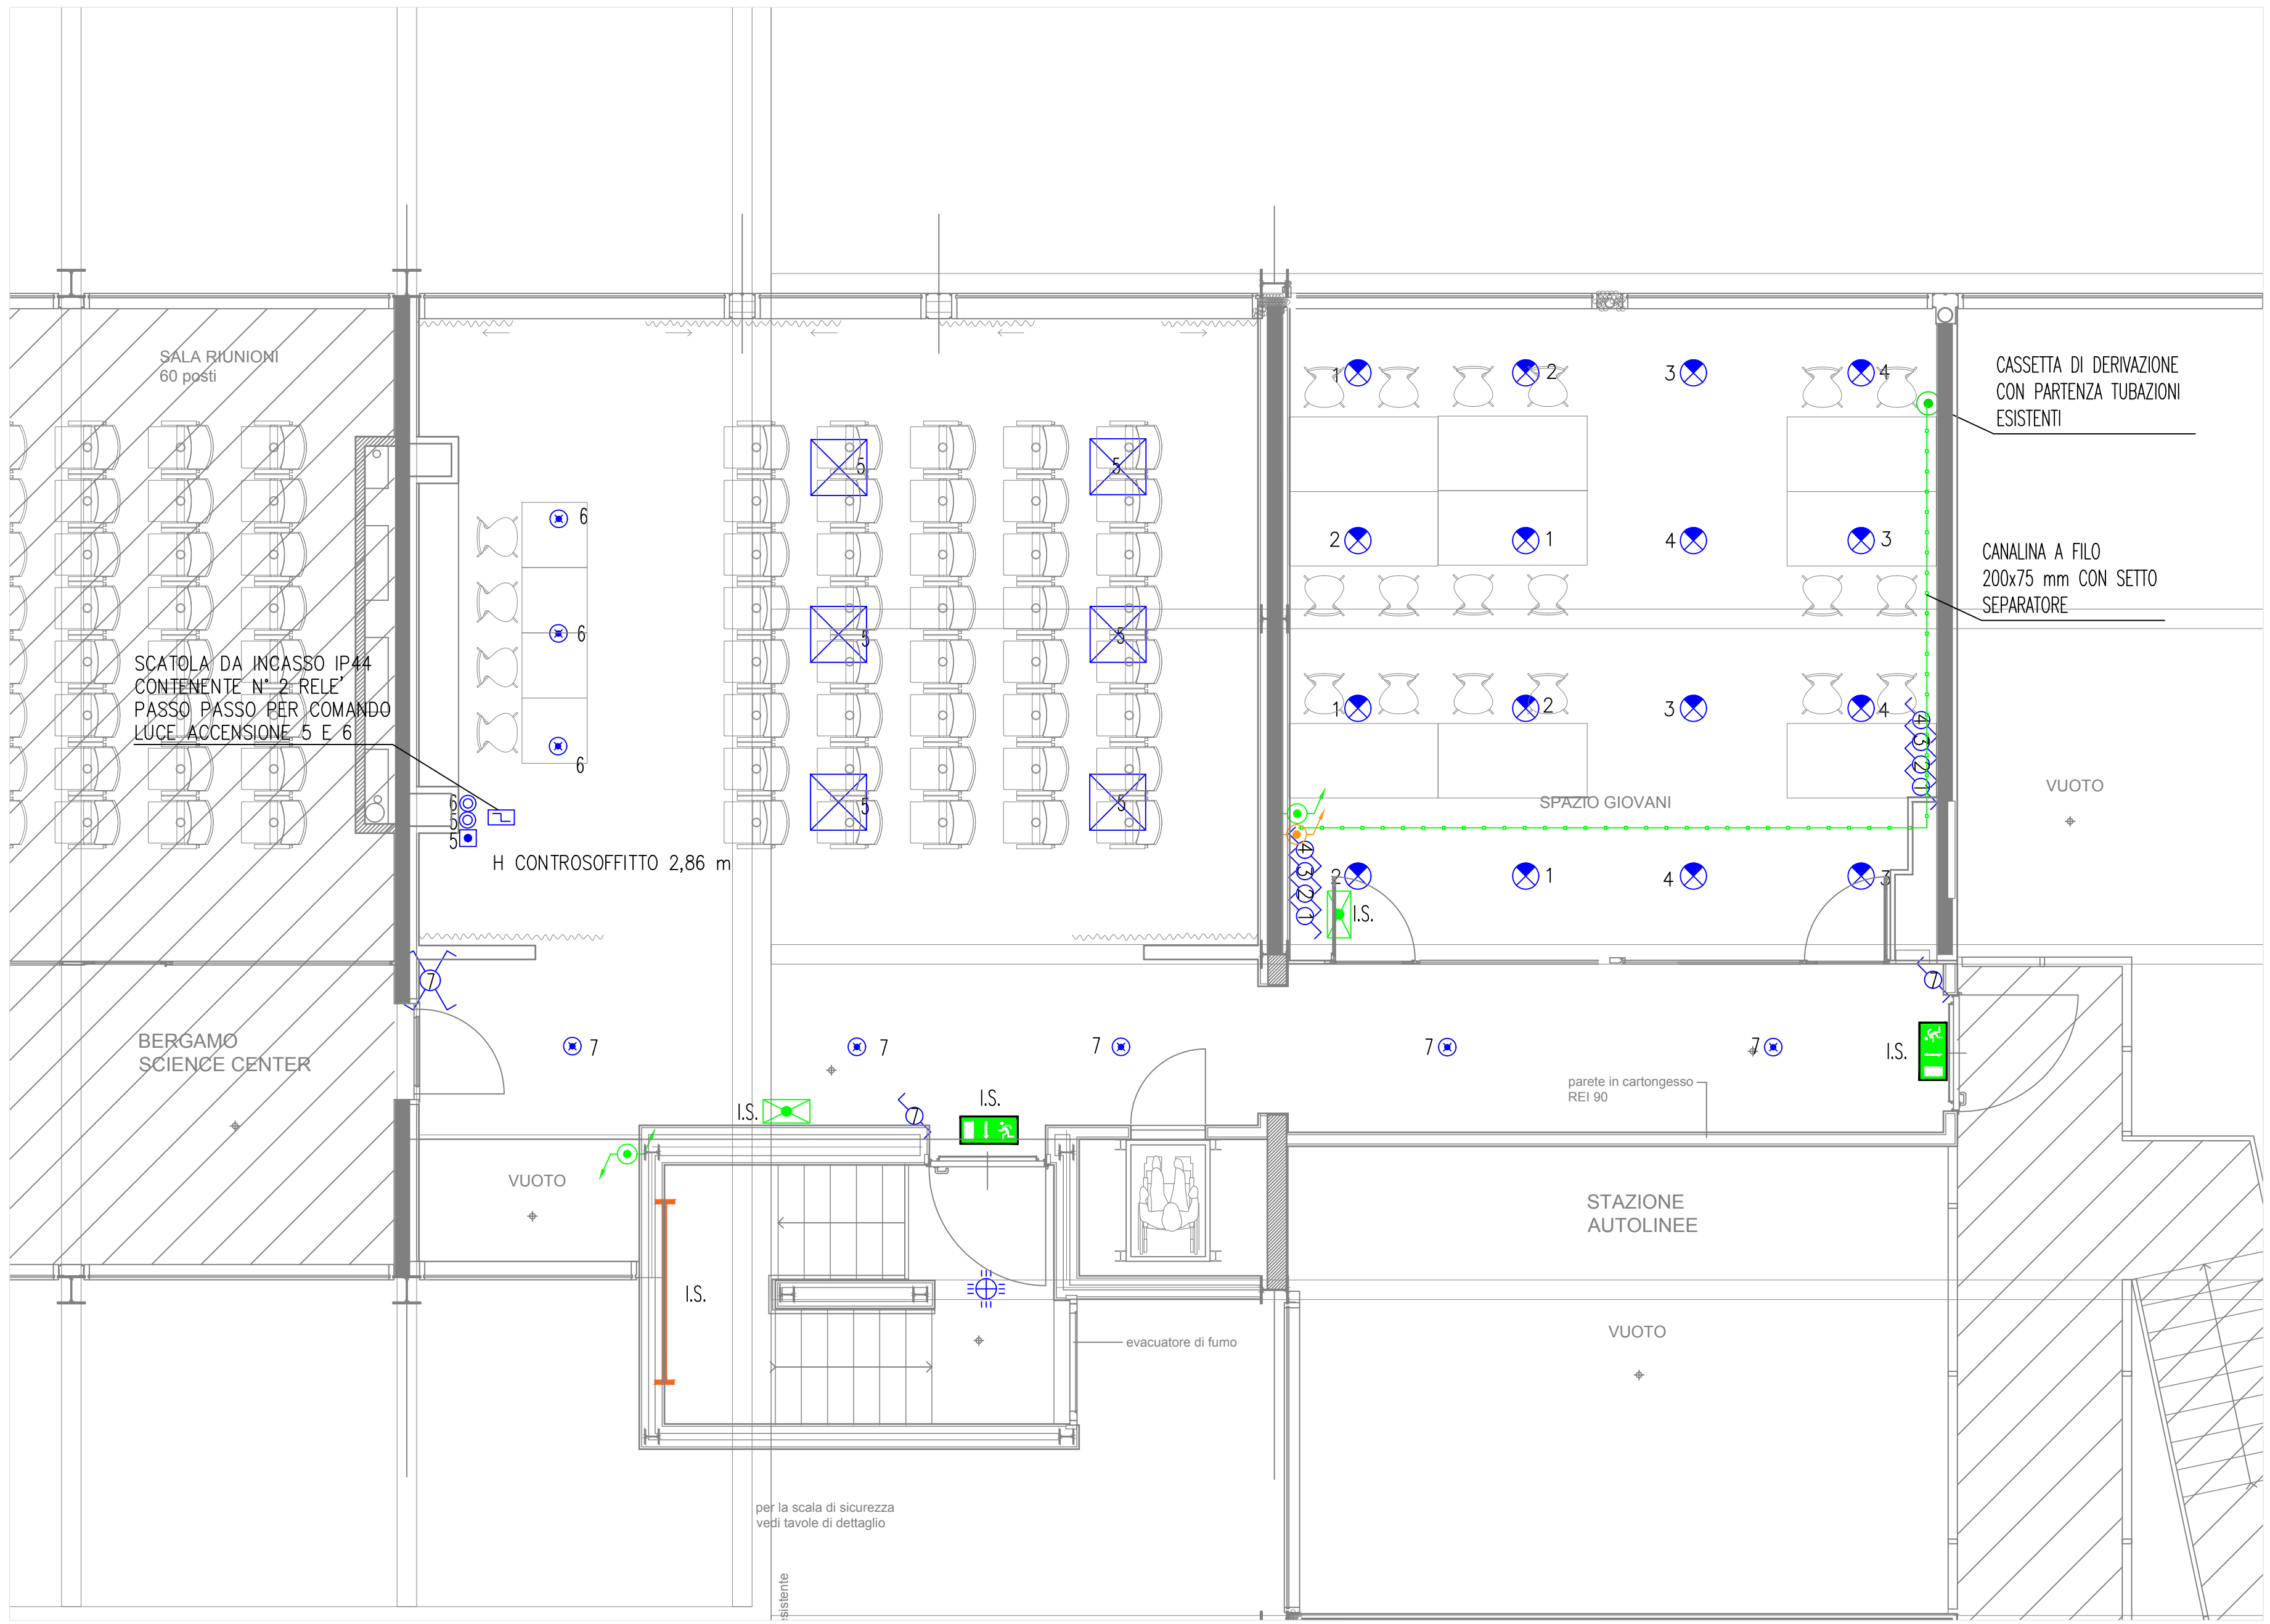

PIANO PRIMO

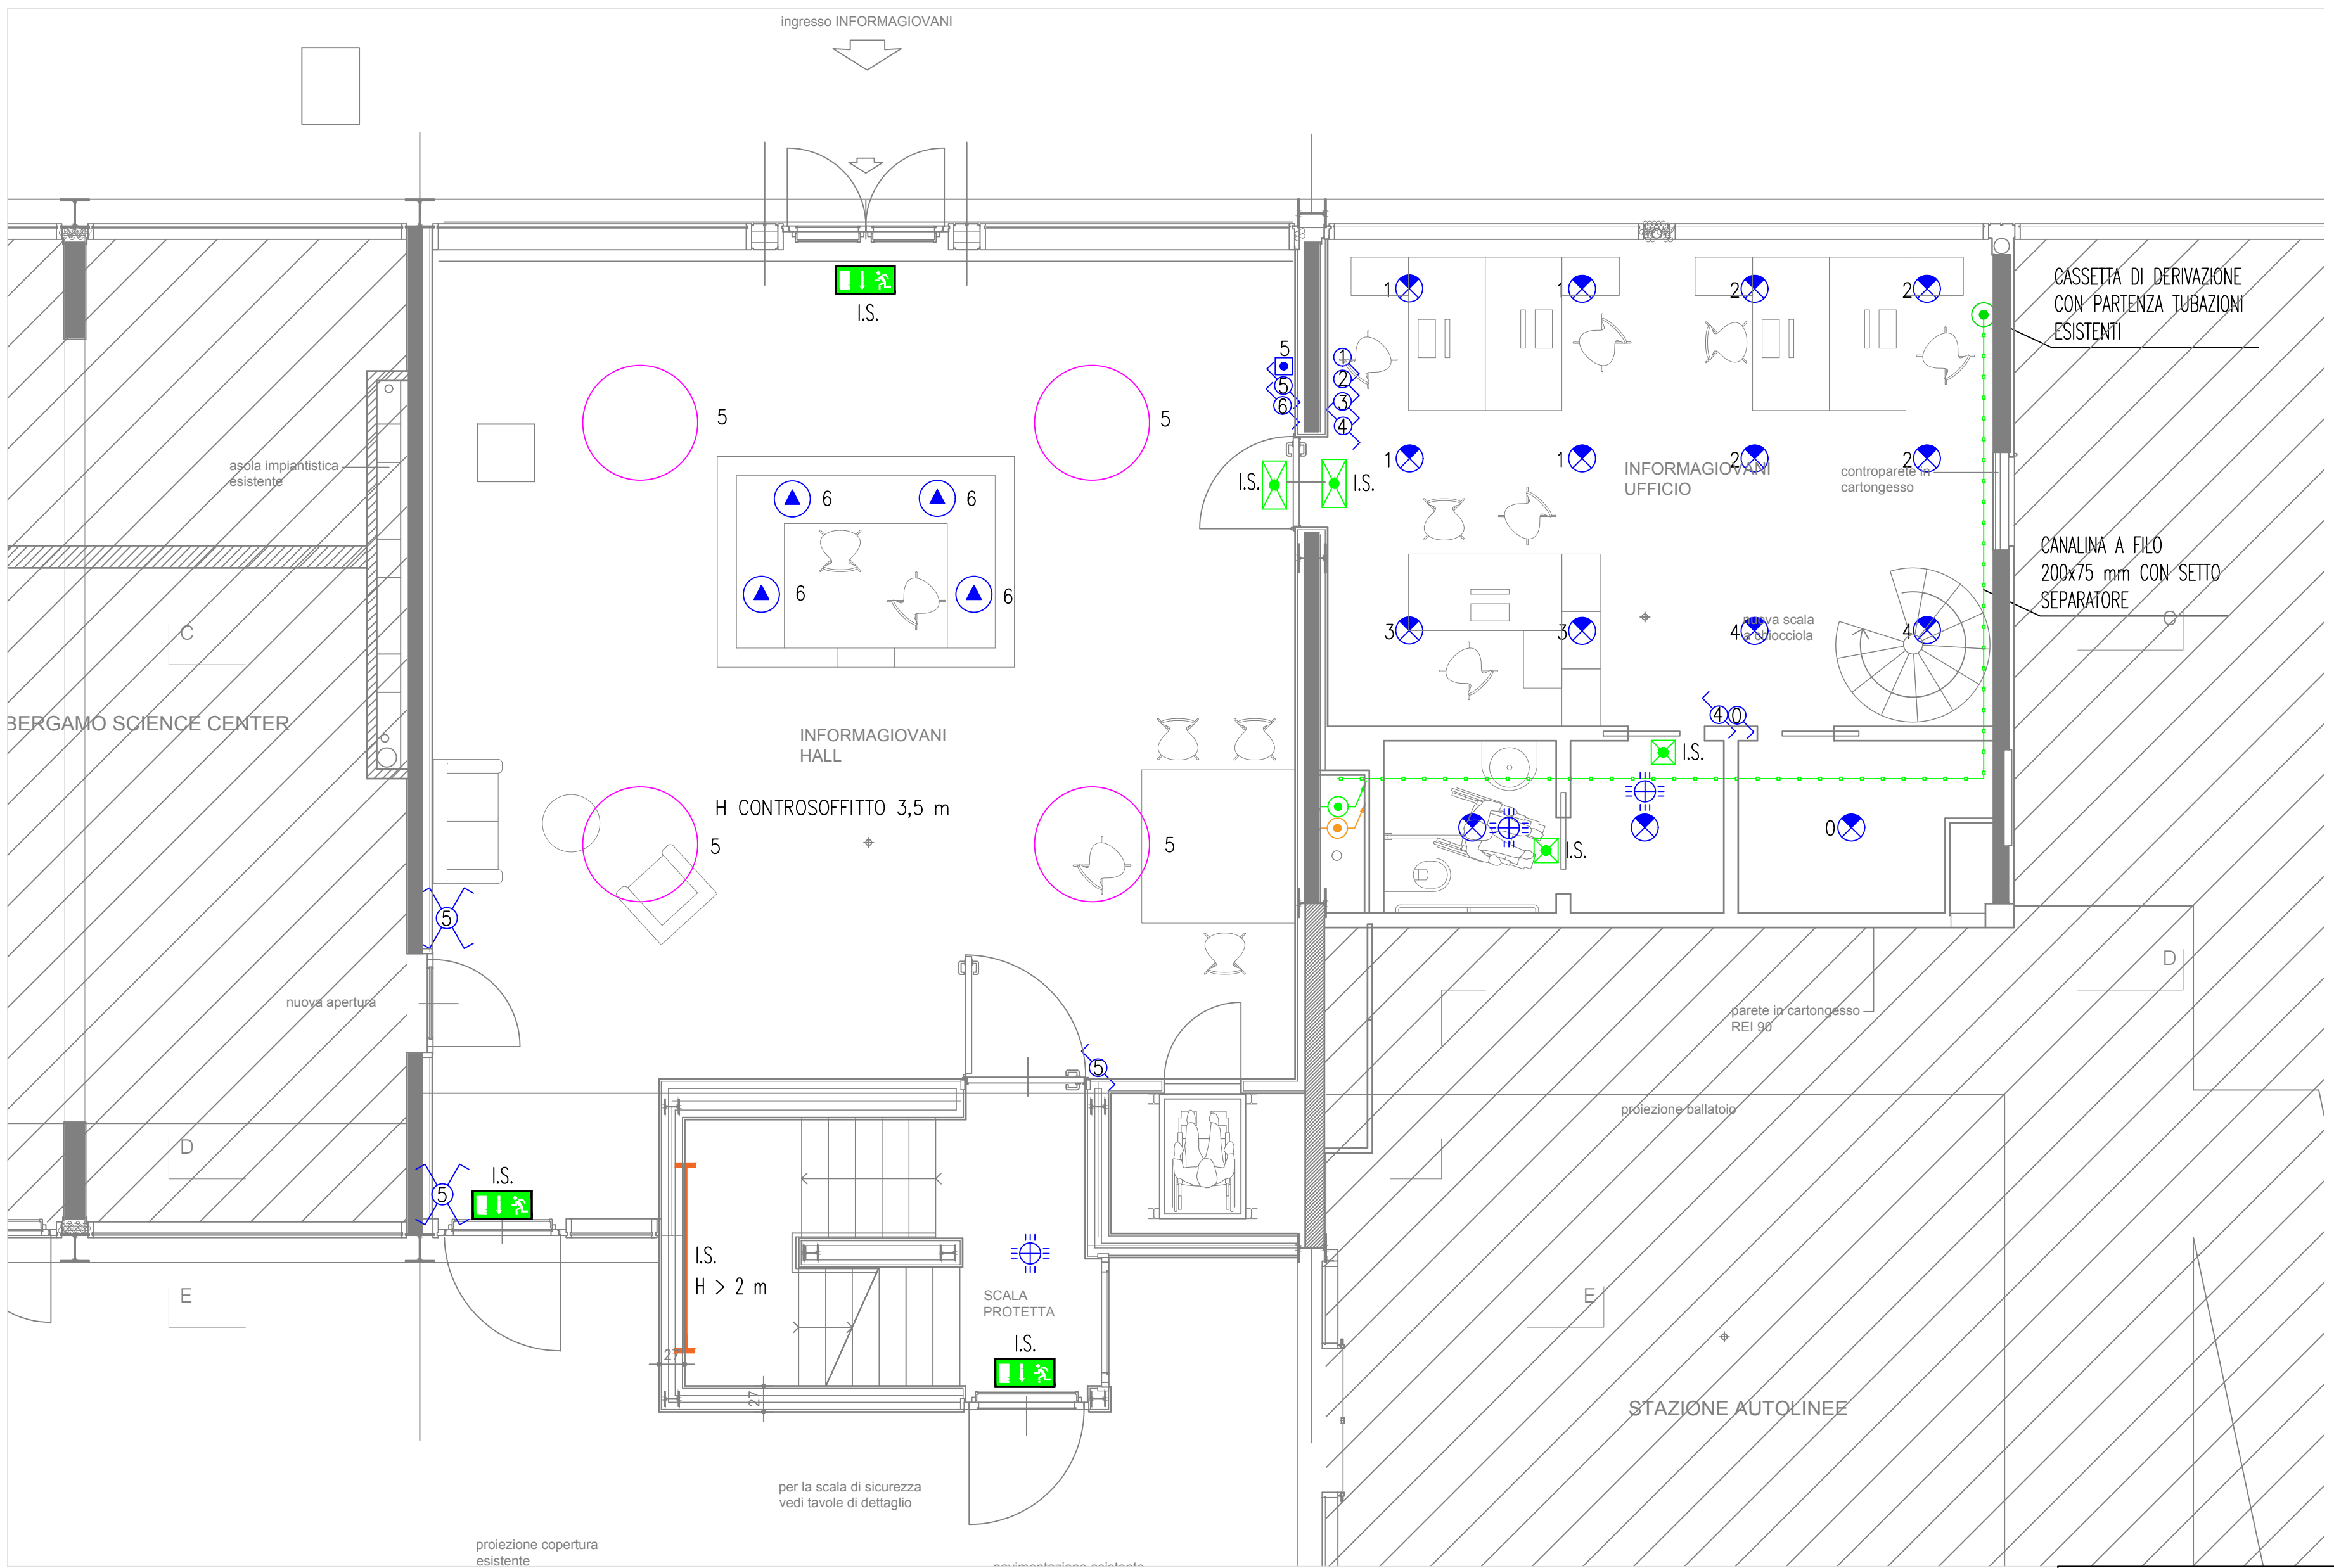

PIANO TERRA

LEGENDA SIMBOLI

	INTERRUTTORE UNIFILARE COMANDO LUCE IP40 / IP44
	INTERRUTTORE COMANDO LUCE
	INTERRUTTORE COMANDO LUCE
	INTERRUTTORE COMẠN

COMUNE DI BERGAMO
DIREZIONE LAVORI PUBBLICI
DIVISIONE EDIFICI E MONUMENTI

INFORMAGIOVANI
STAZIONE AUTOLINEE

Progetto impianti elettrici
Distribuzione impianto luce
scala 1:50

tabella n.
E02

data:
20 luglio 2018
aggiornamenti

progetto architettonico arch. Marco Tomasi
strutture ing. Gianangelo Brambilla
impianti elettrici ing. Fabio Corbani
impianti idrotermosanitari ing. Ferruccio Galmozzi
coord. per la sicurezza ing. Luca Rota