


LEGENDA SEGNI GRAFICI


	Apparecchio remoto gestione impianto climatizzazione Per posizione effettive apparecchi, vedere progetto termotecnico
	Apparecchio impianto climatizzazione, Alimentazione 230V e collegamento cavo di segnale Per posizione effettive apparecchi, vedere progetto termotecnico
	Apparecchio impianto ventilazione meccanica centralizzata, Alimentazione 230V Per posizione effettive apparecchi, vedere progetto termotecnico

COMPARTIMENTAZIONE REVEI 30


PIANTA SEMINTERRATO
SCALA 1:100

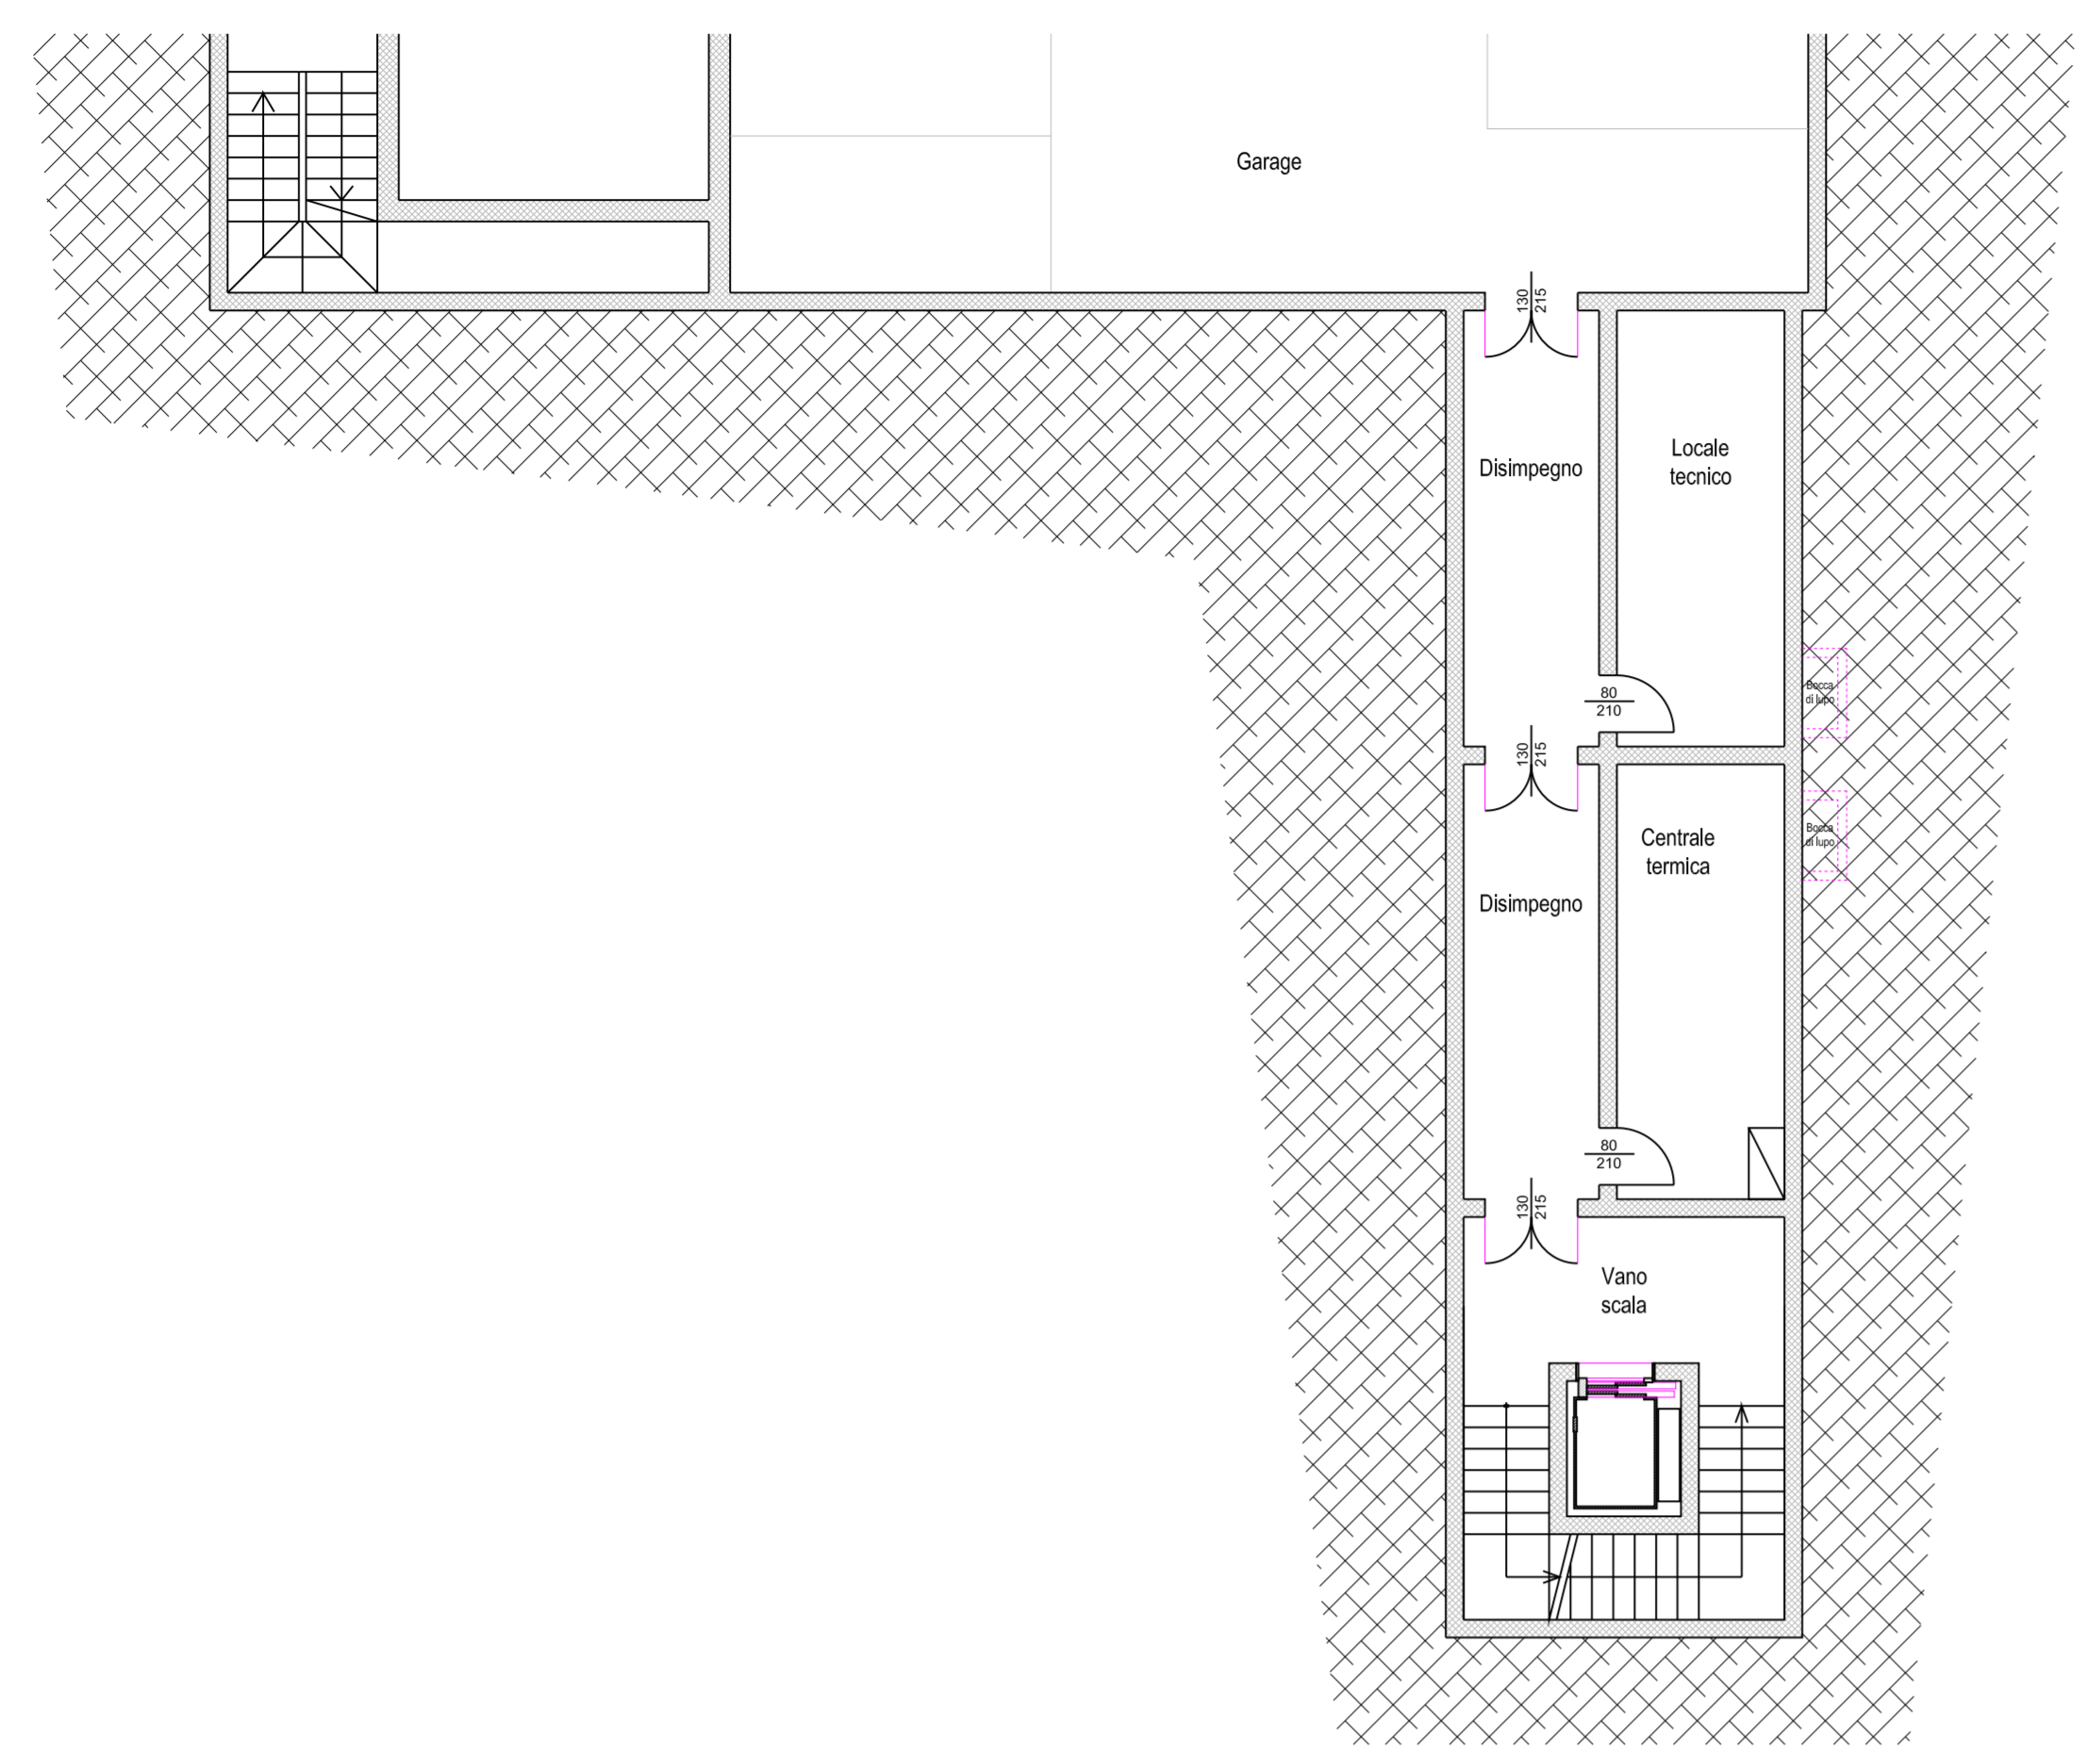


PIANTA PIANO PRIMO
SCALA 1:100

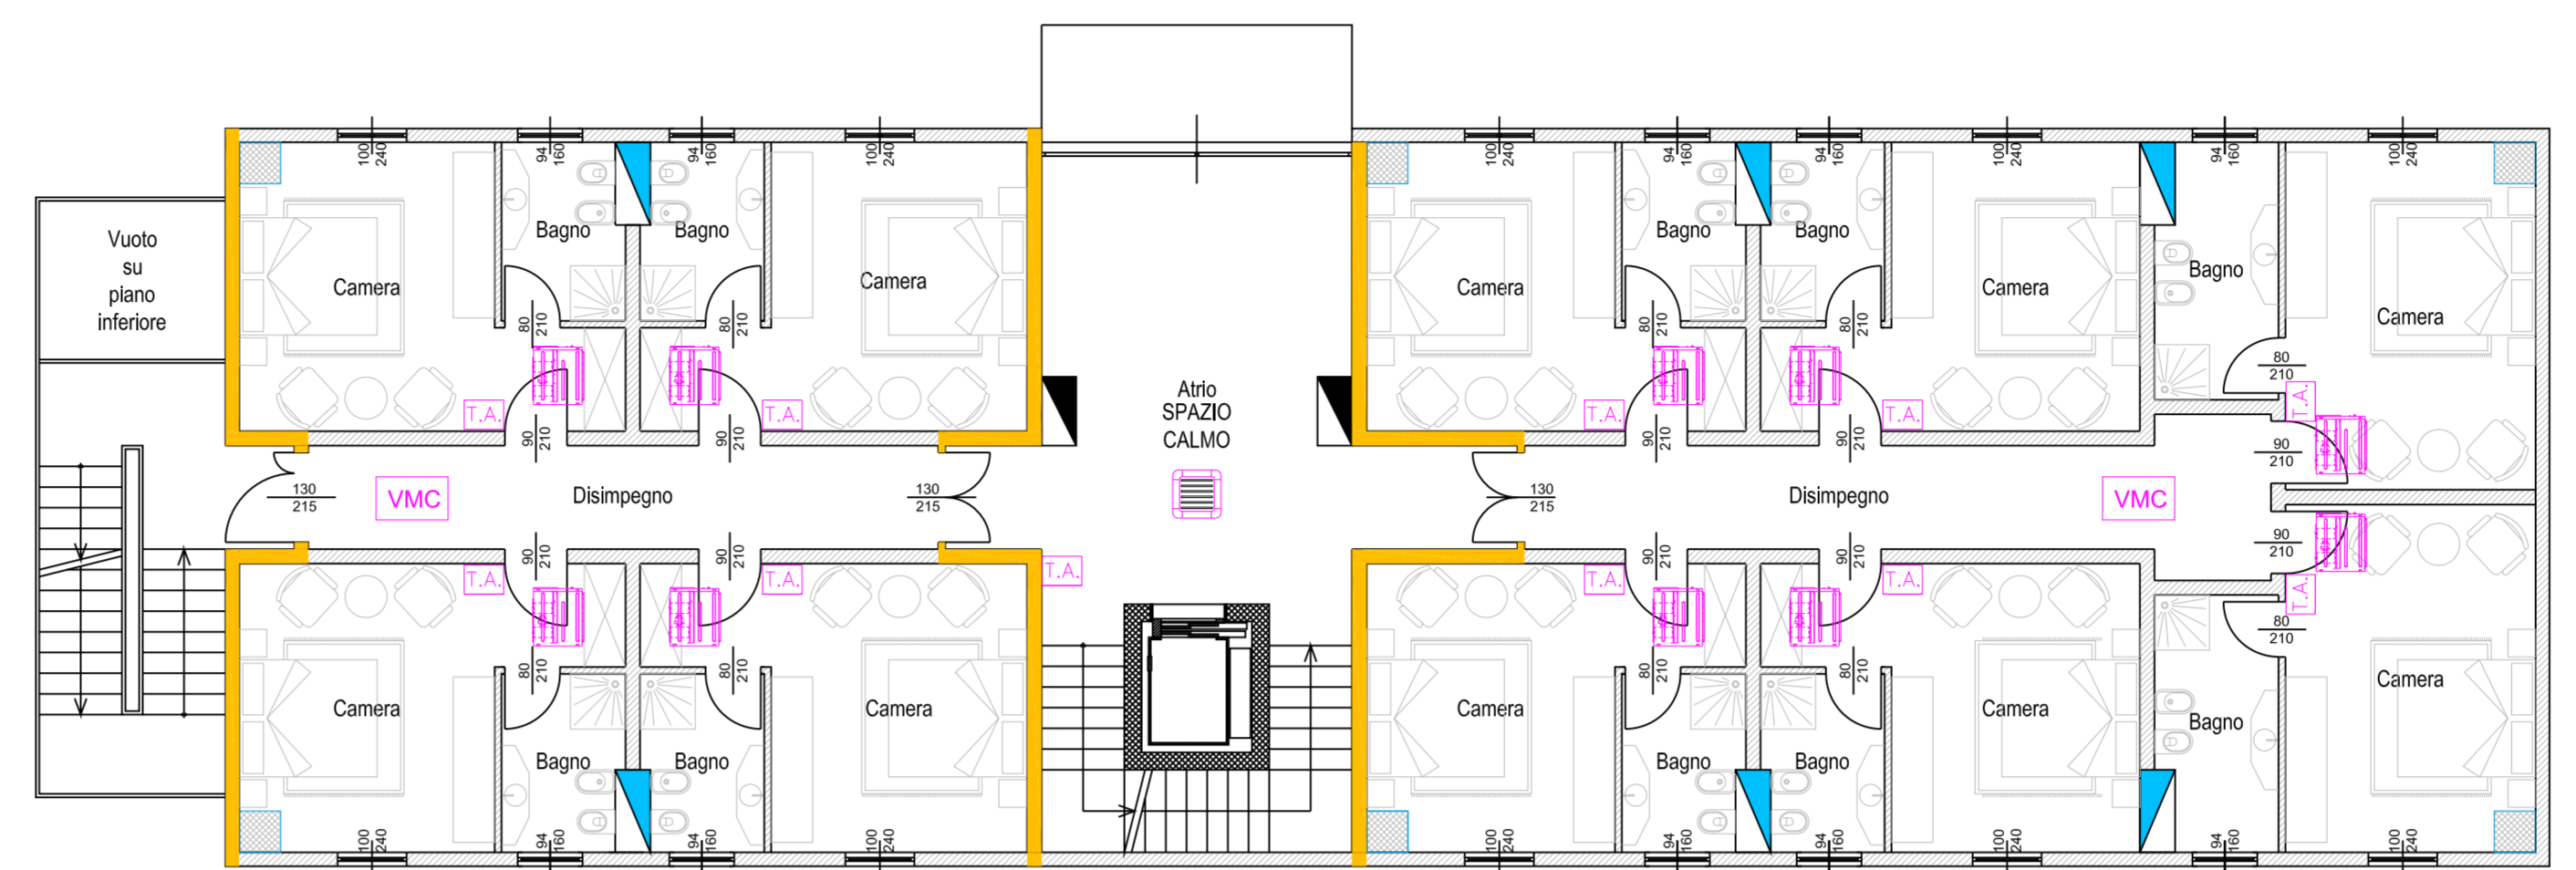

PIANTA PIANO SECONDO
SCALA 1:100

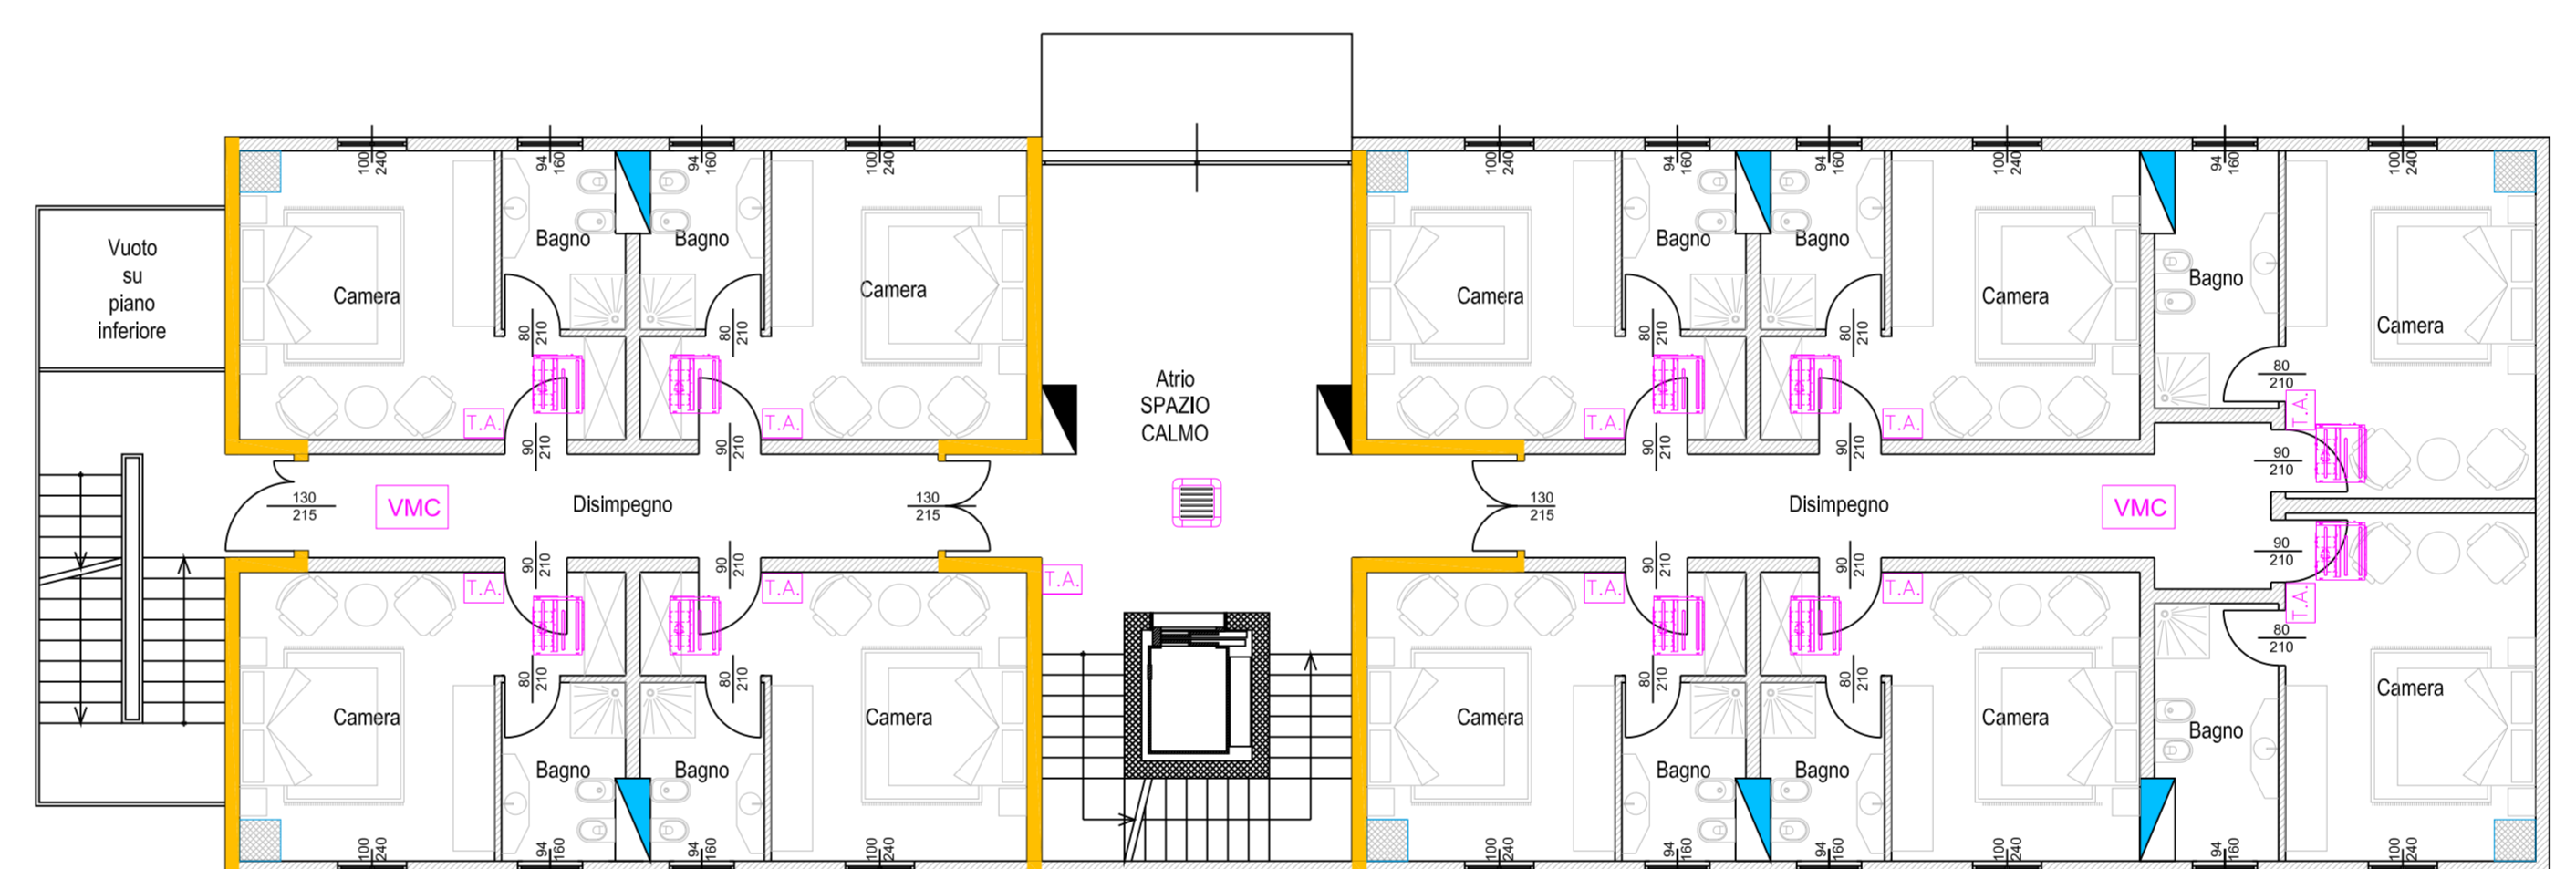

PIANTA PIANO TERRA
SCALA 1:100

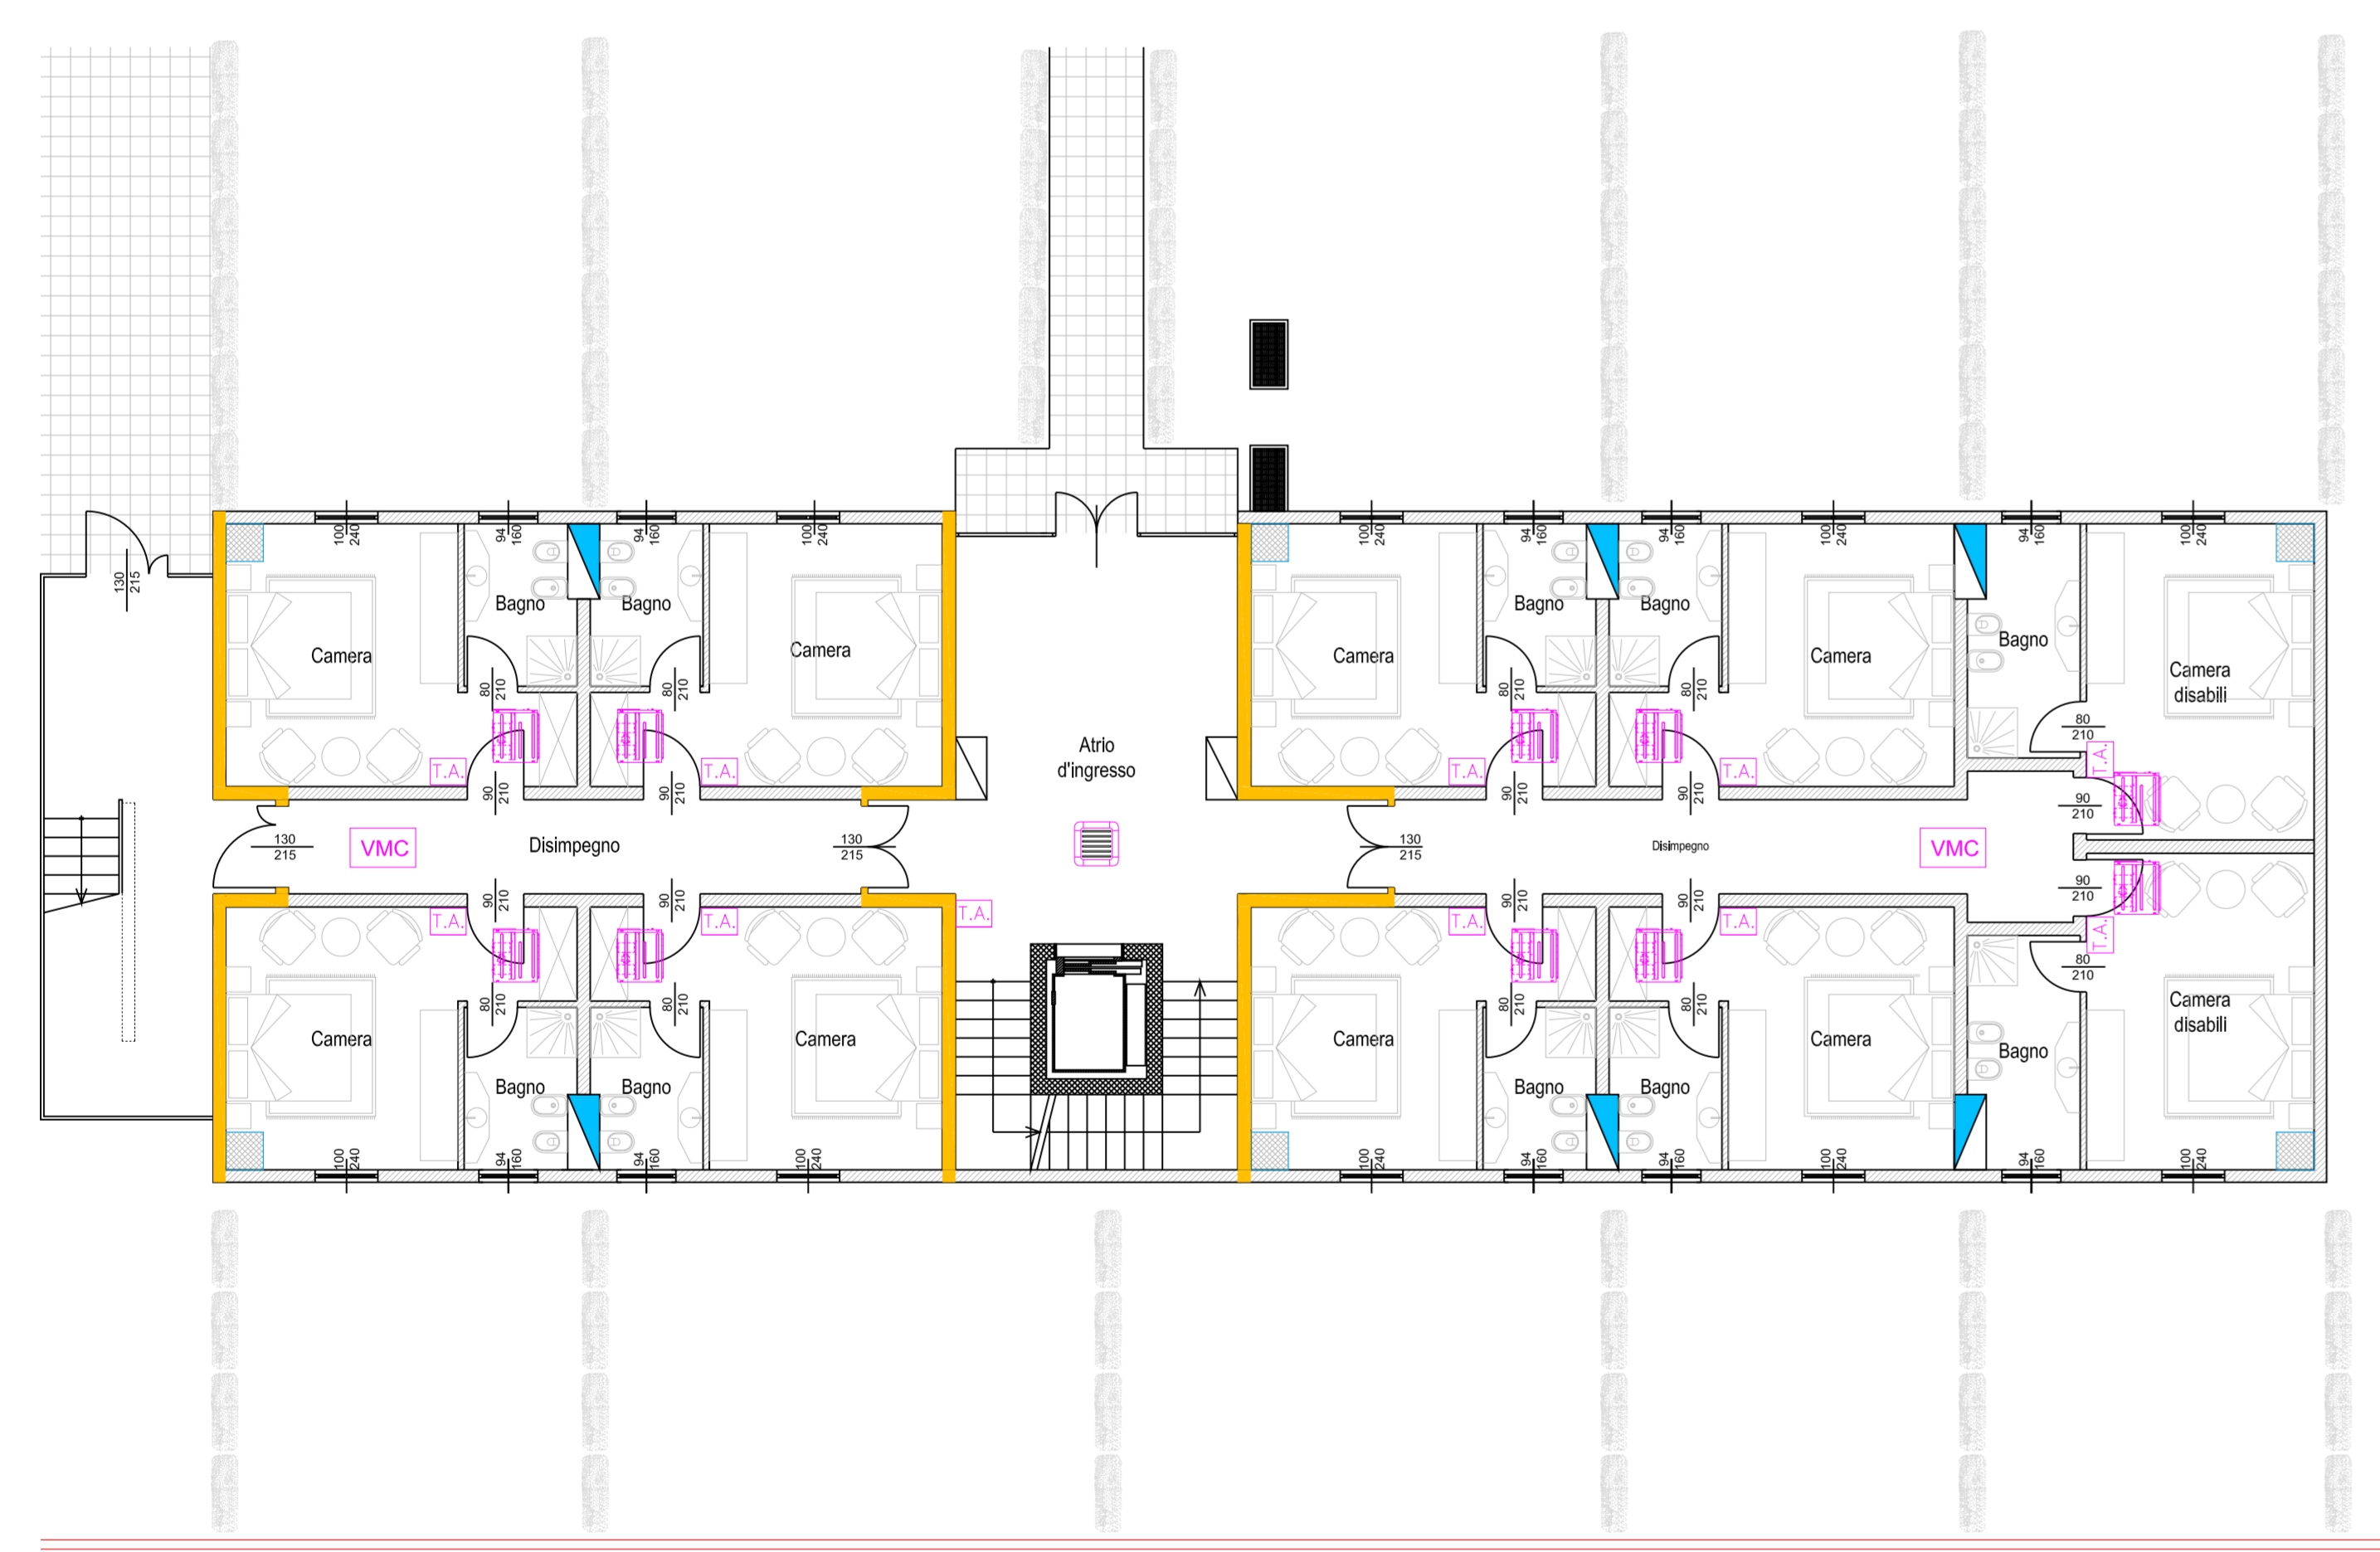

PARTICOLARE COLORI PER TUBI CORRUGATI DA INCASSO

	NERO IMPIANTO FORZA MOTRICE E LUCI
	BLU IMPIANTO COTOFONO E VIDEOCOTOFONO
	PURPURA IMPIANTO AUDIO/VIDEO (HIFI)
	VERDE IMPIANTO TELEFONICO
	VERDE TRASMISSIONE DATI
	VERDE IMPIANTO TV E SAT
	MARRONE SICUREZZA IMPIANTO ALLARMI

Rev. 0	Data	Esazione	Disegnato da	Controlato da	Approvato da
00	29/07/2024	Progetto definitivo	Valtoncini S.	Valtoncini S.	Valtoncini S.
Studio Tecnico					
Valloncini per. ind. Simone					
Via Luigi Ciocca, 29 - 25027 QUINZANO D'OGLIO (BS) Tel.333/3428597 - E-mail stvalloncini@gmail.com					
Cliente		Descrizione			
MESA IMMOBILIARE di Togliattiero Ettore & C. s.o.s. (Pontevecchio (BS))		Ampliamento Hotel Al Veliero - Pontevecchio (BS) Planimetrie posizionamento apparecchi impianto di climatizzazione			
Scala	Disegno	Commissa	Foglio		
1:100	Plan.app.clima	102-23	E-11		
Il presente elaborato grafico è stato realizzato sulla base della cartografia fornita dalla committenza, si solleva quindi lo studio tecnico in intestazione da eventuali errori conseguenti.			Il presente elaborato grafico è di proprietà esclusiva dello studio tecnico e la cessione a terzi senza autorizzazione scritta.		
A termini di Legge si riserva la proprietà di questo disegno con il divieto di riprodurlo o renderlo comunque noto a terzi senza nostra autorizzazione scritta.					