
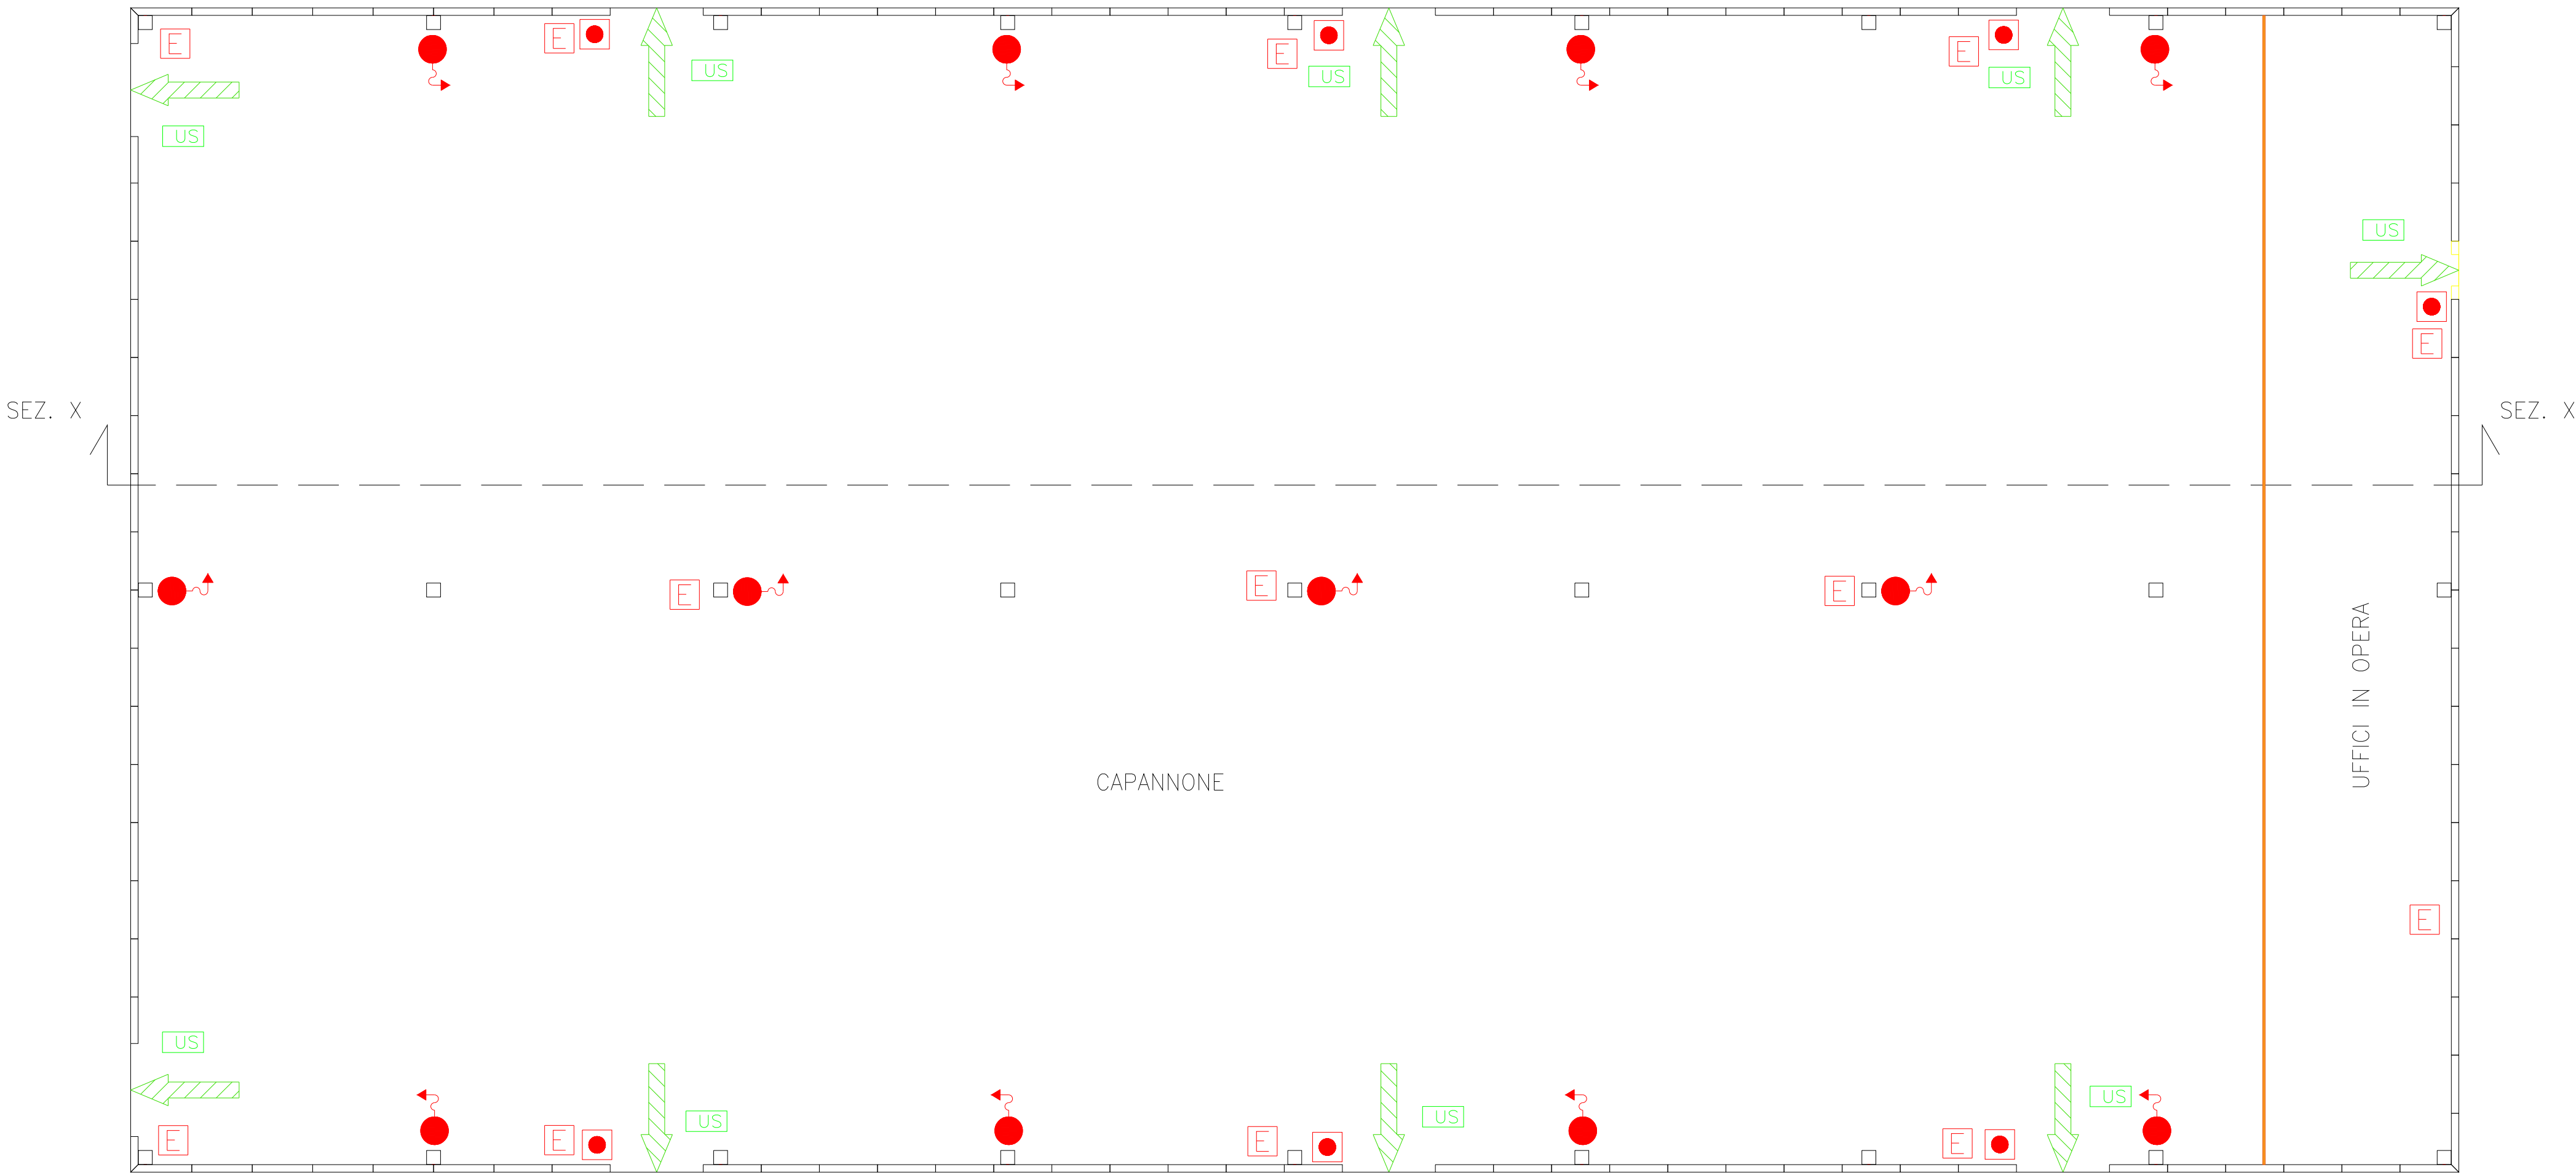


SEZIONE X-X

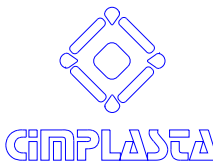

PLANIMETRIA PIANO TERRA

LEGENDA SIMBOLI ANTINCENDIO			
Simbolo	Descrizione	Simbolo	Descrizione
	ESTINTORE PORTATILE		ATTACCO MOTOPOMPA V.V.F.
	IDRANTE UNI 45		IMPIANTO RIVELAZIONE
	NASPO ORIENTABILE A PARETE DN 25		IMPIANTO SPRINKLER E.S.F.R.
	IDRANTE SOPRASUOLO A COLONNA UNI 70		USCITA DI SICUREZZA
	IDRANTE SOTTOSUOLO UNI 70		COMPARTIMENTAZIONE
	PULSANTE		

Rev.	Data	Descrizione	Disegnato	Esaminato	
Sicurezza Antincendio - AST					
Emesso: 25.01.2024		Formato: -	Scala: 1:200	Ciente:  Via Cascina 6, 21029 Vergiate (VA)	
Aggiornato:		Firma:			
Titolo:					
CIMPLASTA PROGETTO NUOVO CAPANNONE					
A termine di legge ci riserviamo la proprietà del presente disegno. E' vietato riprodurlo, comunicarlo a terzi e a ditte concorrenti senza la nostra preventiva autorizzazione scritta.				TAV. 01	File: Tav01_Cimplasta nuovo capannone_AI